
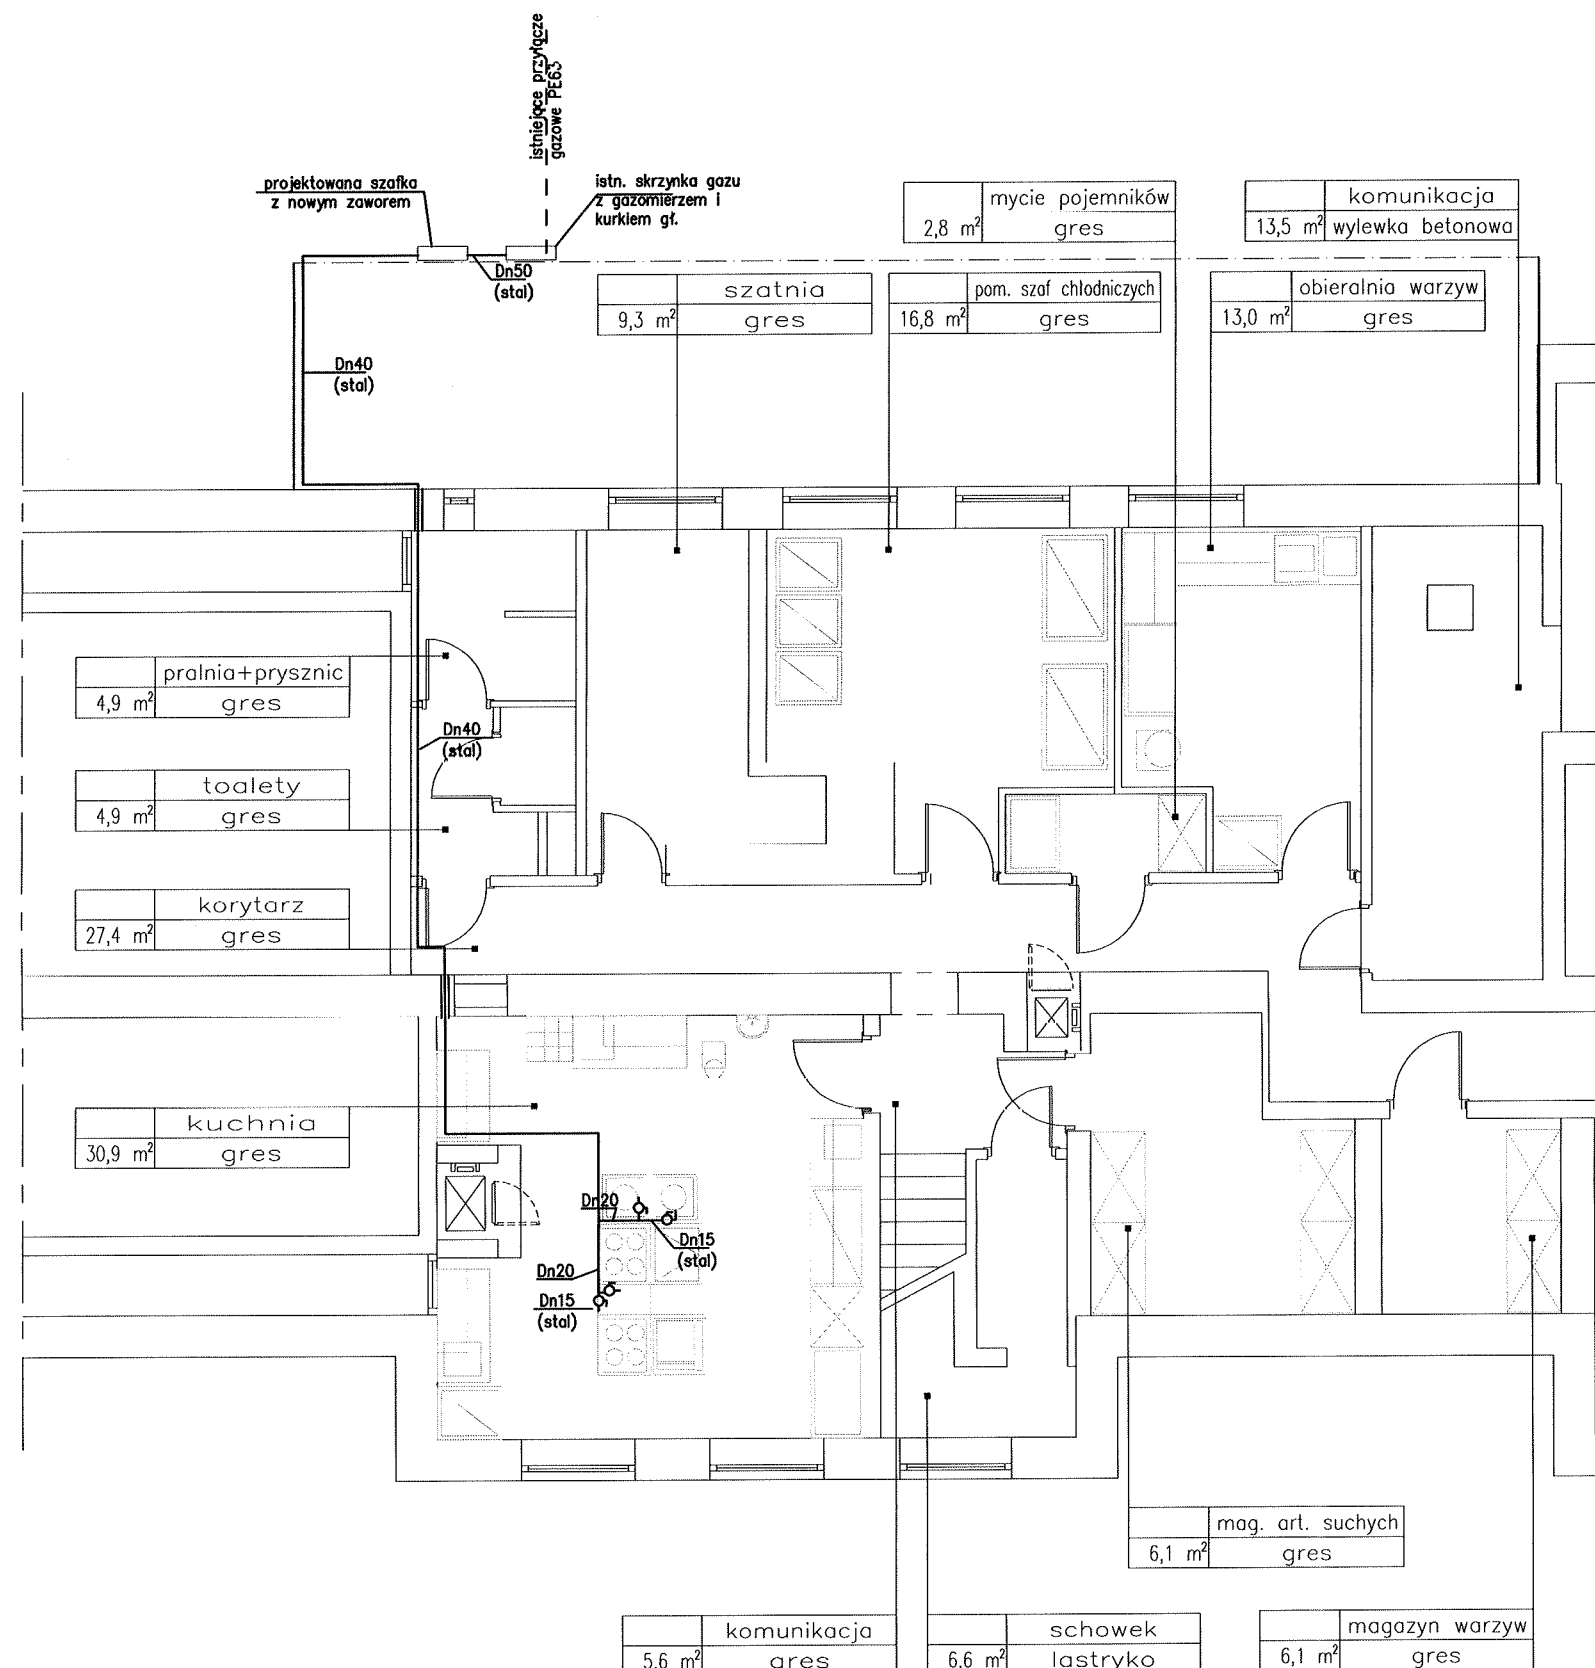


Aksonometria instalacji gazu

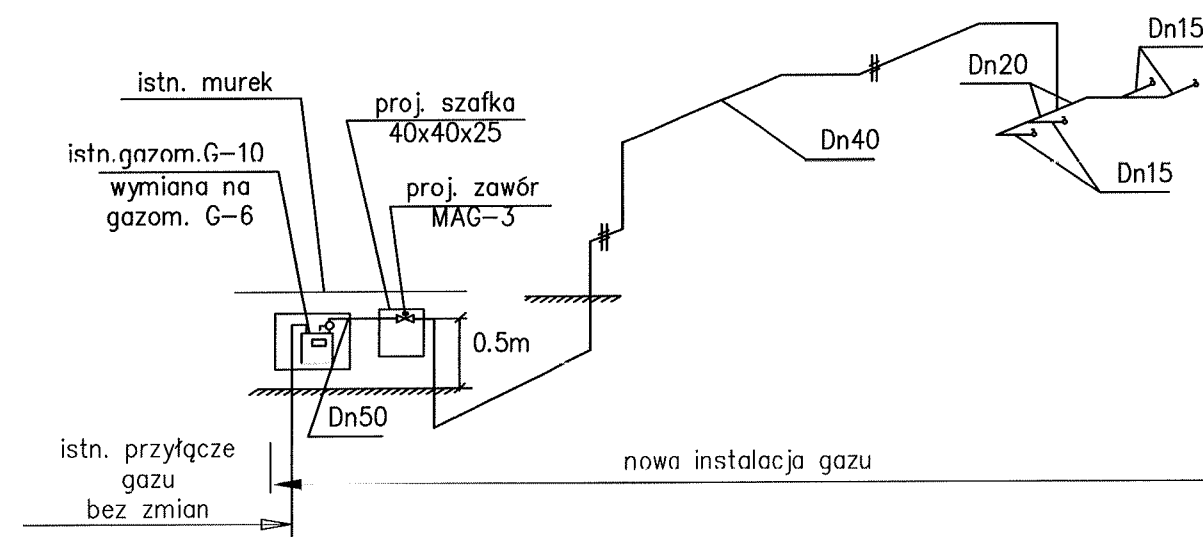

Przebudowa instalacji gazu
w budynku Przedszkola nr 220
ul. Walewska 7, Warszawa

ETAP: **PROJEKT BUDOWLANY**

INWESTOR:
Miasto Stołeczne Warszawa
Dzielnica Praga Południa
ul. Grochowska 274, 03-841 Warszawa



Woźnicki, Zdanowicz
ARCHITEKCI
02-555 Warszawa, Al. Niepodległości 157 lok.6

AUTORZY:

Projekt.: mgr inż. Maria Ignaczewska
nr upr. St-121/86

Sprawdz.: mgr inż. Roman Strzelczyk
RINB-VI-U-7346/61/98

RZUT PIWNICY
Instalacja gazu

branża: SANITARNA

data: styczeń 2019 skala: 1:100

S-02